


OB. NR19 – ZBIORNIK ODŚWIEŻANIA ŚCIEKÓW DOWOŻONYCH  
PRZEKRÓJ POZIOMY – ZBROJENIE ŚCIAN 1:20

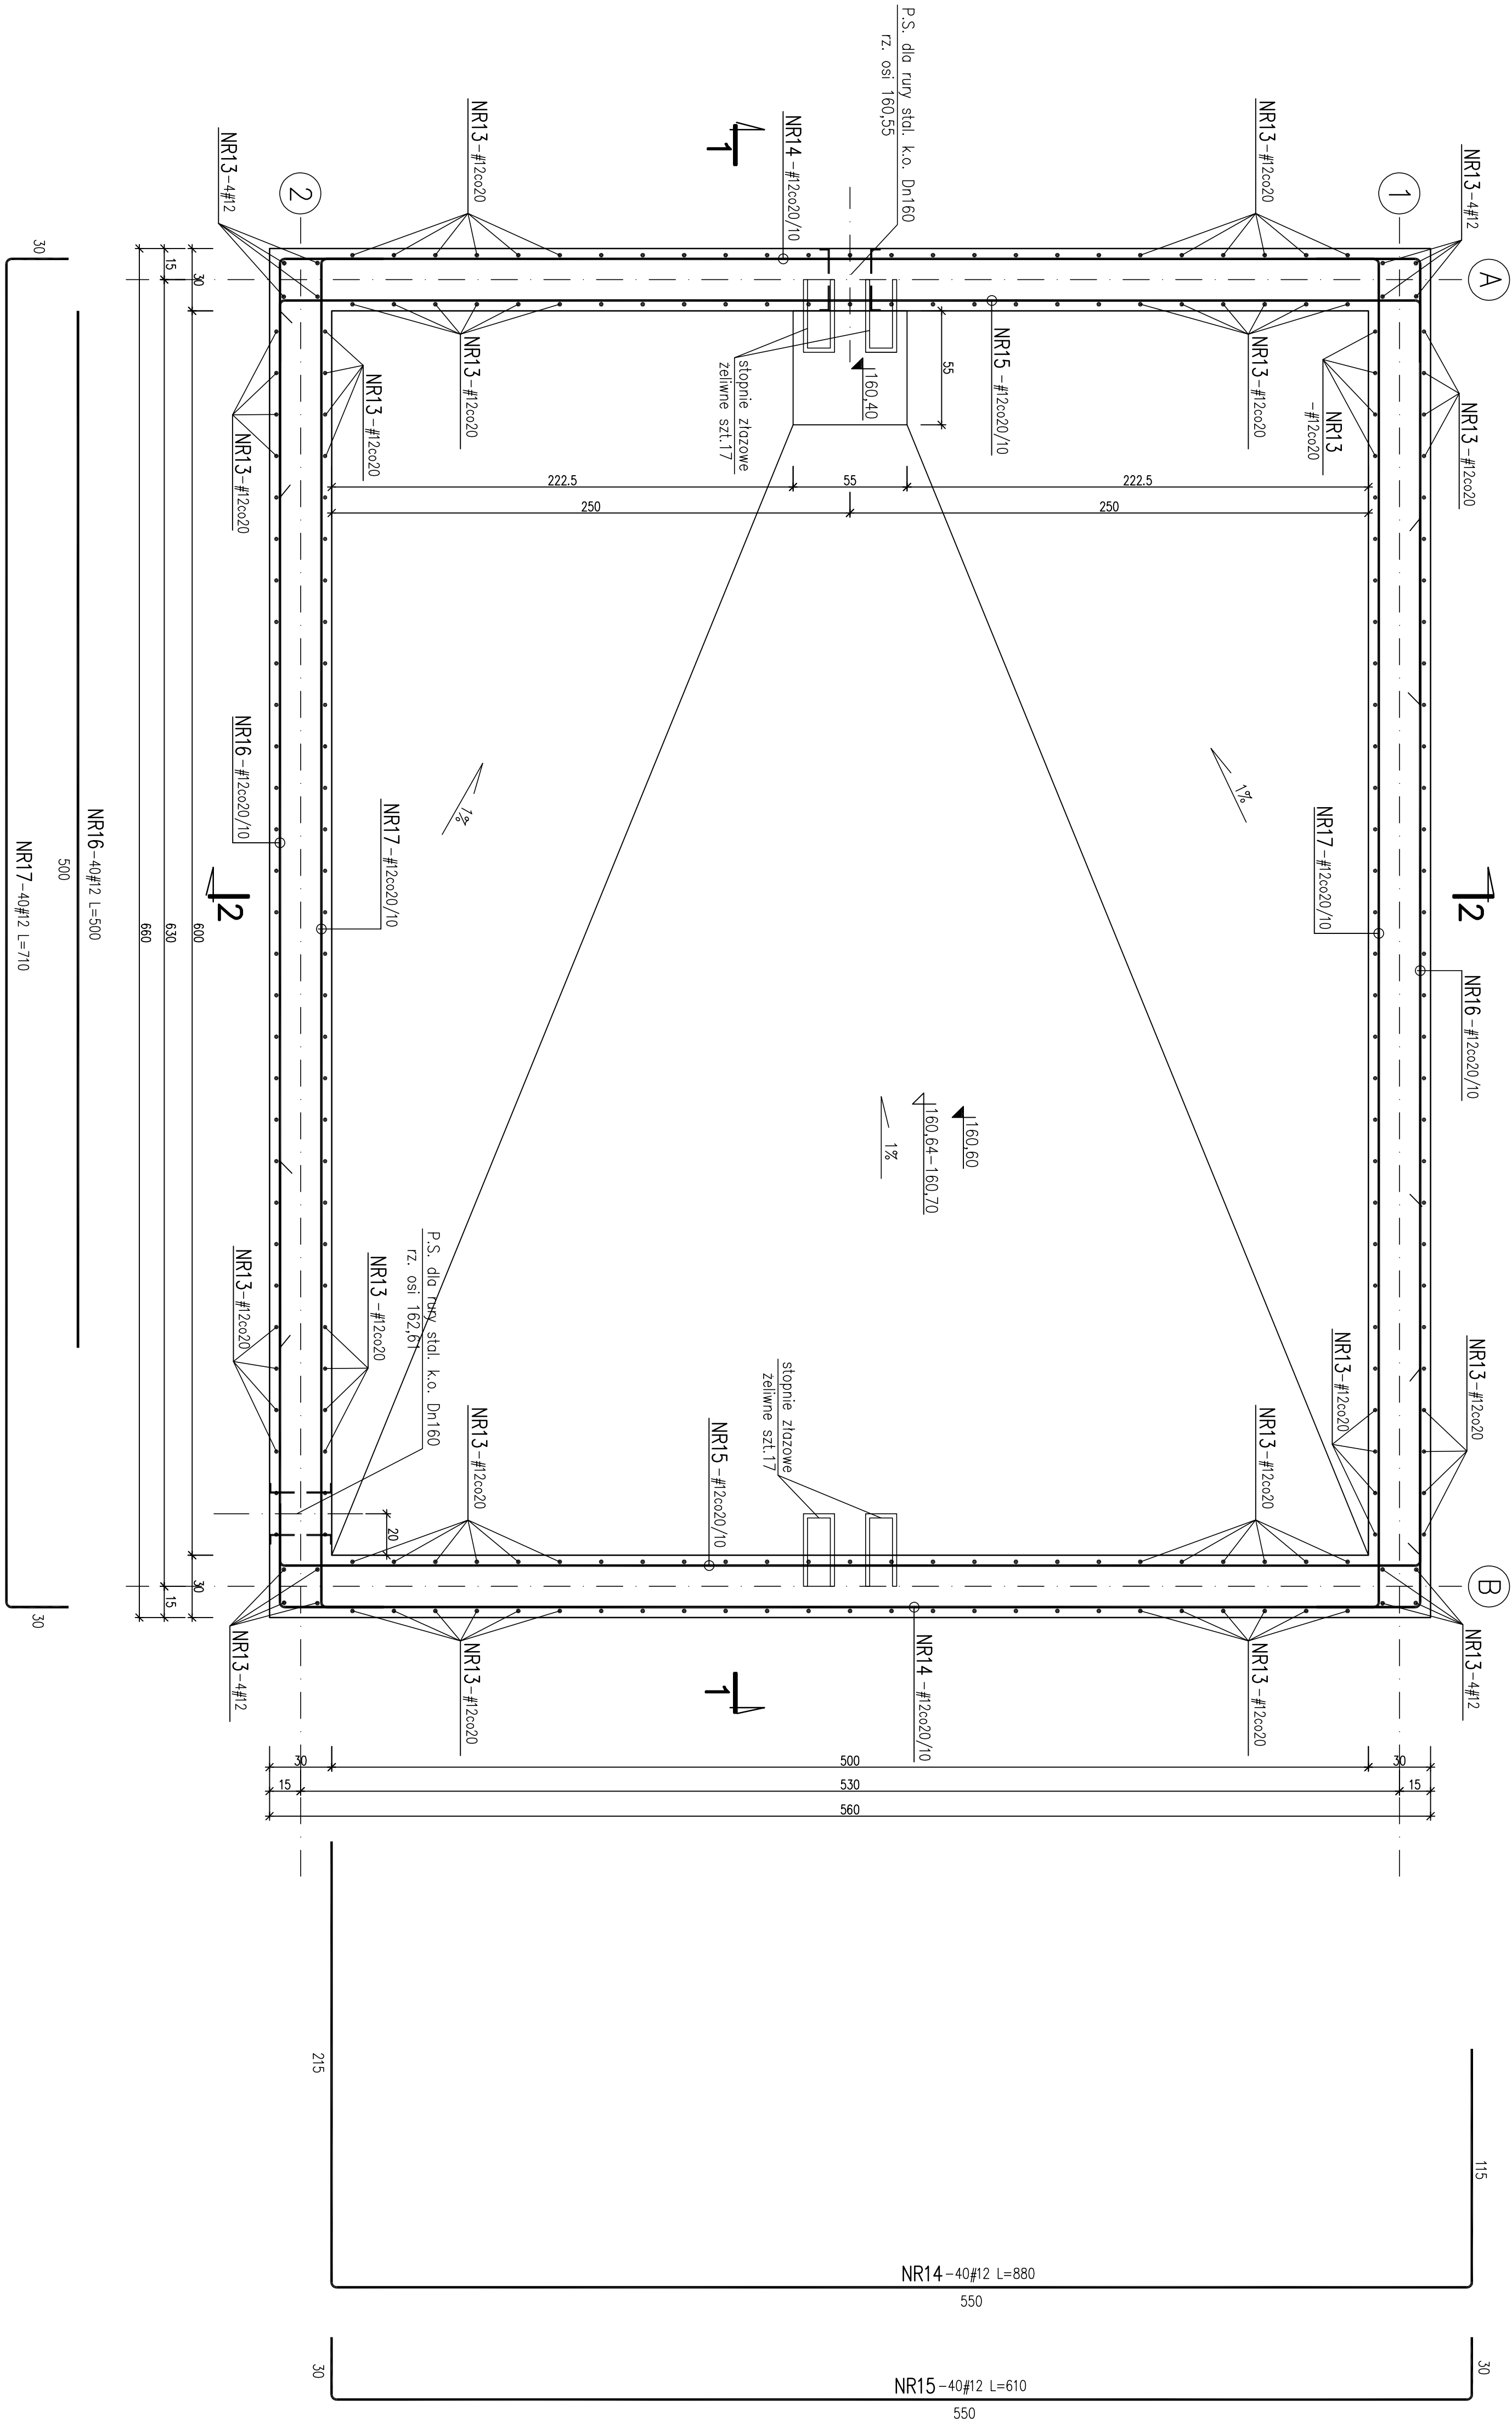

- UWAGA:**
1. RYS. ROZPATRYWAĆ ŁĄCZNIE Z PROJEKTEM TECHNOLOGICZNYM.
  2. ZABEZPIECZENIA ANTYKOROZYJNE WG OPISU TECHNICZNEGO.
  3. WSZYSTKIE WYPUKLE KRAWĘDZIE SFAZOWAĆ – 2x2cm.
  4. TULEJE PRZEJŚĆ SZCZELNYCH ZABETONOWAĆ WG RYS. KONSTRUKCYJNYCH PROJ. WYKONAWCZEGO.
  5. USYTIUOWANIE PRZEJŚĆ SZCZELNYCH BEZWZGLĘDNE SPRAWDZIĆ I WYKONAĆ ZGODNIE Z PROJ. TECHNOLOG.
  6. WMIARY PODANO W cm.
  7. OTULINA ZBROJENIA:
    - PŁYTA DENNA – 5cm
    - ŚCIANY – 4cm
    - PŁYTA STROPOWA – 4cm
  8. PRĘTY TRAFIAJĄCE W OTWORY PRZECIĄG I ZAĞIAĆ DO ŚRODKA.
  9. RYS. ROZPATRYWAĆ ŁĄCZNIE Z RYS. NR: K.PW.19-6, K.PW.19-7.
  10. ZESTAWIENIE STALI WG RYS. NR: K.PW.19-6.

BETON C30/37 W8  
BETON PODŁOŻA C8/10  
STAL KL. A-IIIIN RB500W  
STAL NIERDZEWNA:  
AISI304 (1.4301) – OH18N9  
AISI321 (1.4541) – 1H18N9T

ECOKUBE		TECHNOLOGIE OCHRONY ŚRODOWISKA	
Imię i nazwisko: Sycowska Gospodarka Komunalna sp. z o.o., ul. Włocławska 128/134, 90-027 Łódź		Zadanie inwestycyjne: PRZEBUDOWA I ROZBUDOWA KOMUNALNEJ OCZYSZCZALNI ŚCIEKÓW W SYCOWIE	
Nazwa opracowania: PROJEKT WYKONAWCZY PRZEBUDOWY I ROZBUDOWY KOMUNALNEJ OCZYSZCZALNI ŚCIEKÓW W SYCOWIE		Branża: P.W.	
Tytuł rysunku: OB. NR 19 - ZBIORNIK ODŚWIEŻANIA ŚCIEKÓW DOWOŻONYCH		Skala: 1:20	
Przebieg podany - zwojenie ścian		Data: 03.2019	
PROJEKTOWAŁ: mgr inż. Paweł Kłaczynski		Nr rysunku: K.PW.19-5	
OPRACOWAŁ: mgr inż. Paweł Kłaczynski			
Techn. bud. Alina Zagorska			
Sprawdził: mgr inż. Paweł Kłaczynski			